


RZUT PARTERU INSTALACJI C.O.  
SKALA 1:50

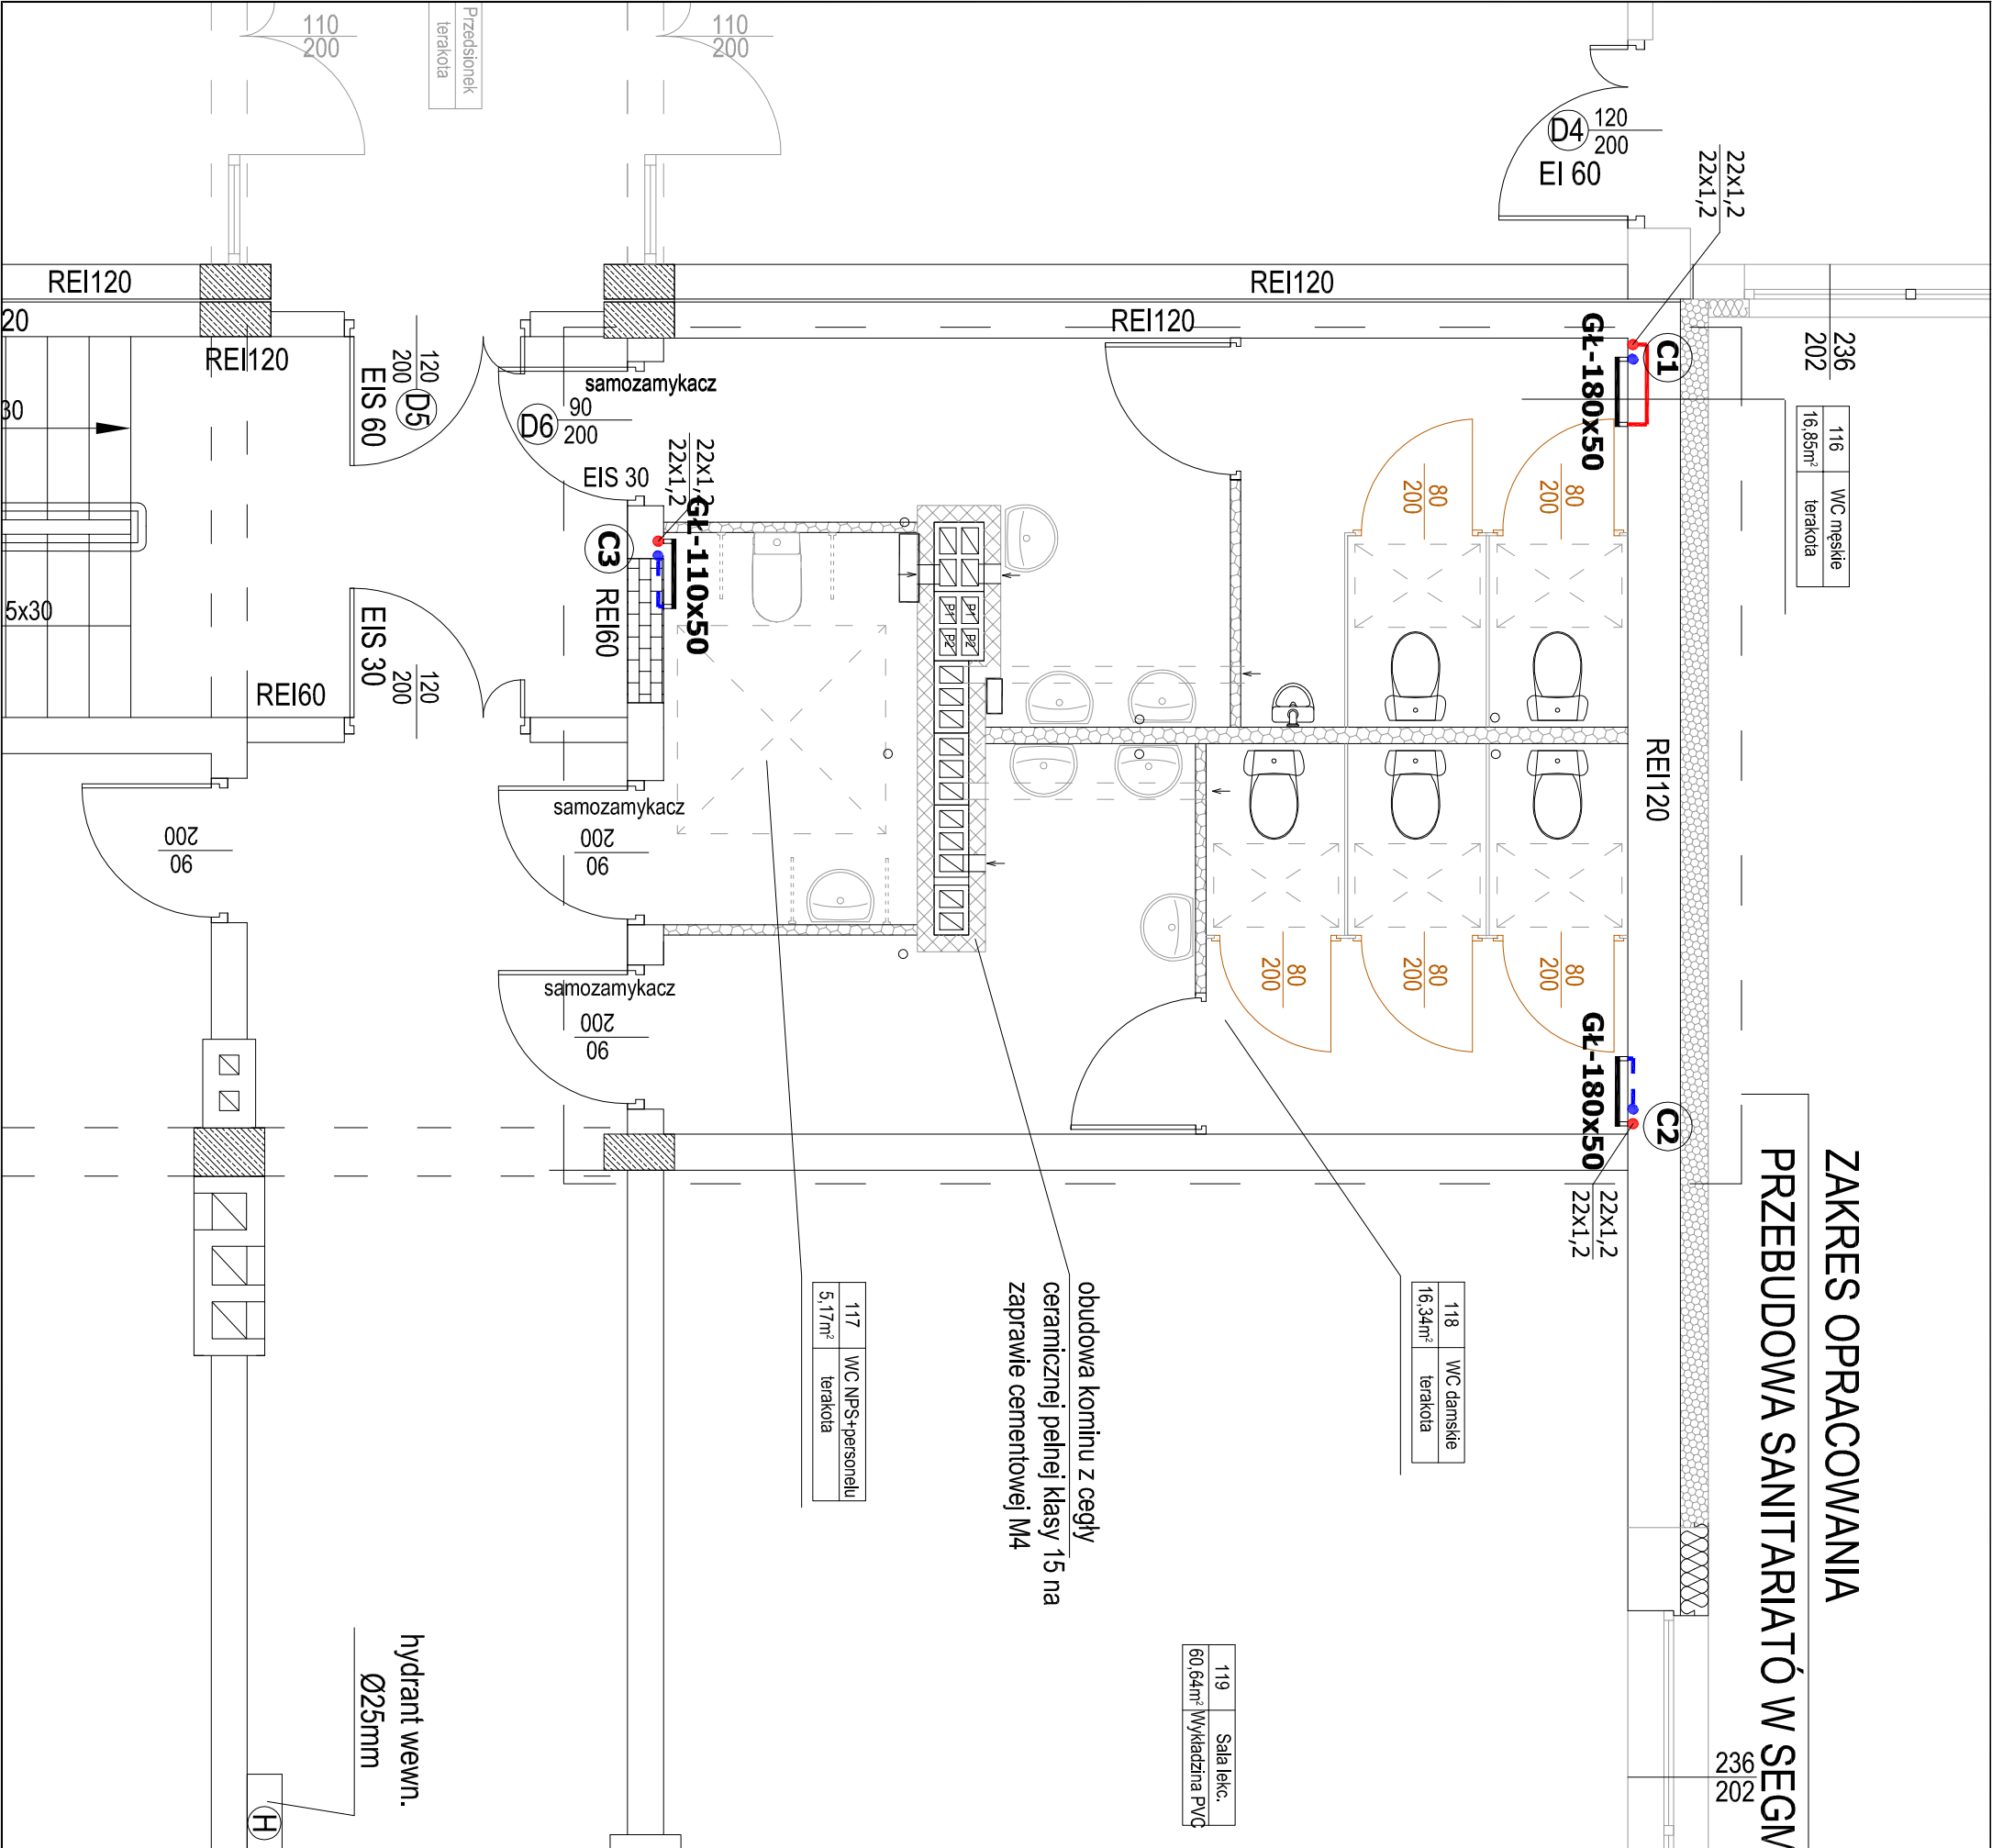

RZUT PARTERU INSTALACJI C.O. SKALA 1:50				