


**RZUT PIWNICY INSTALACJI C.O.
SKALA 1:50**

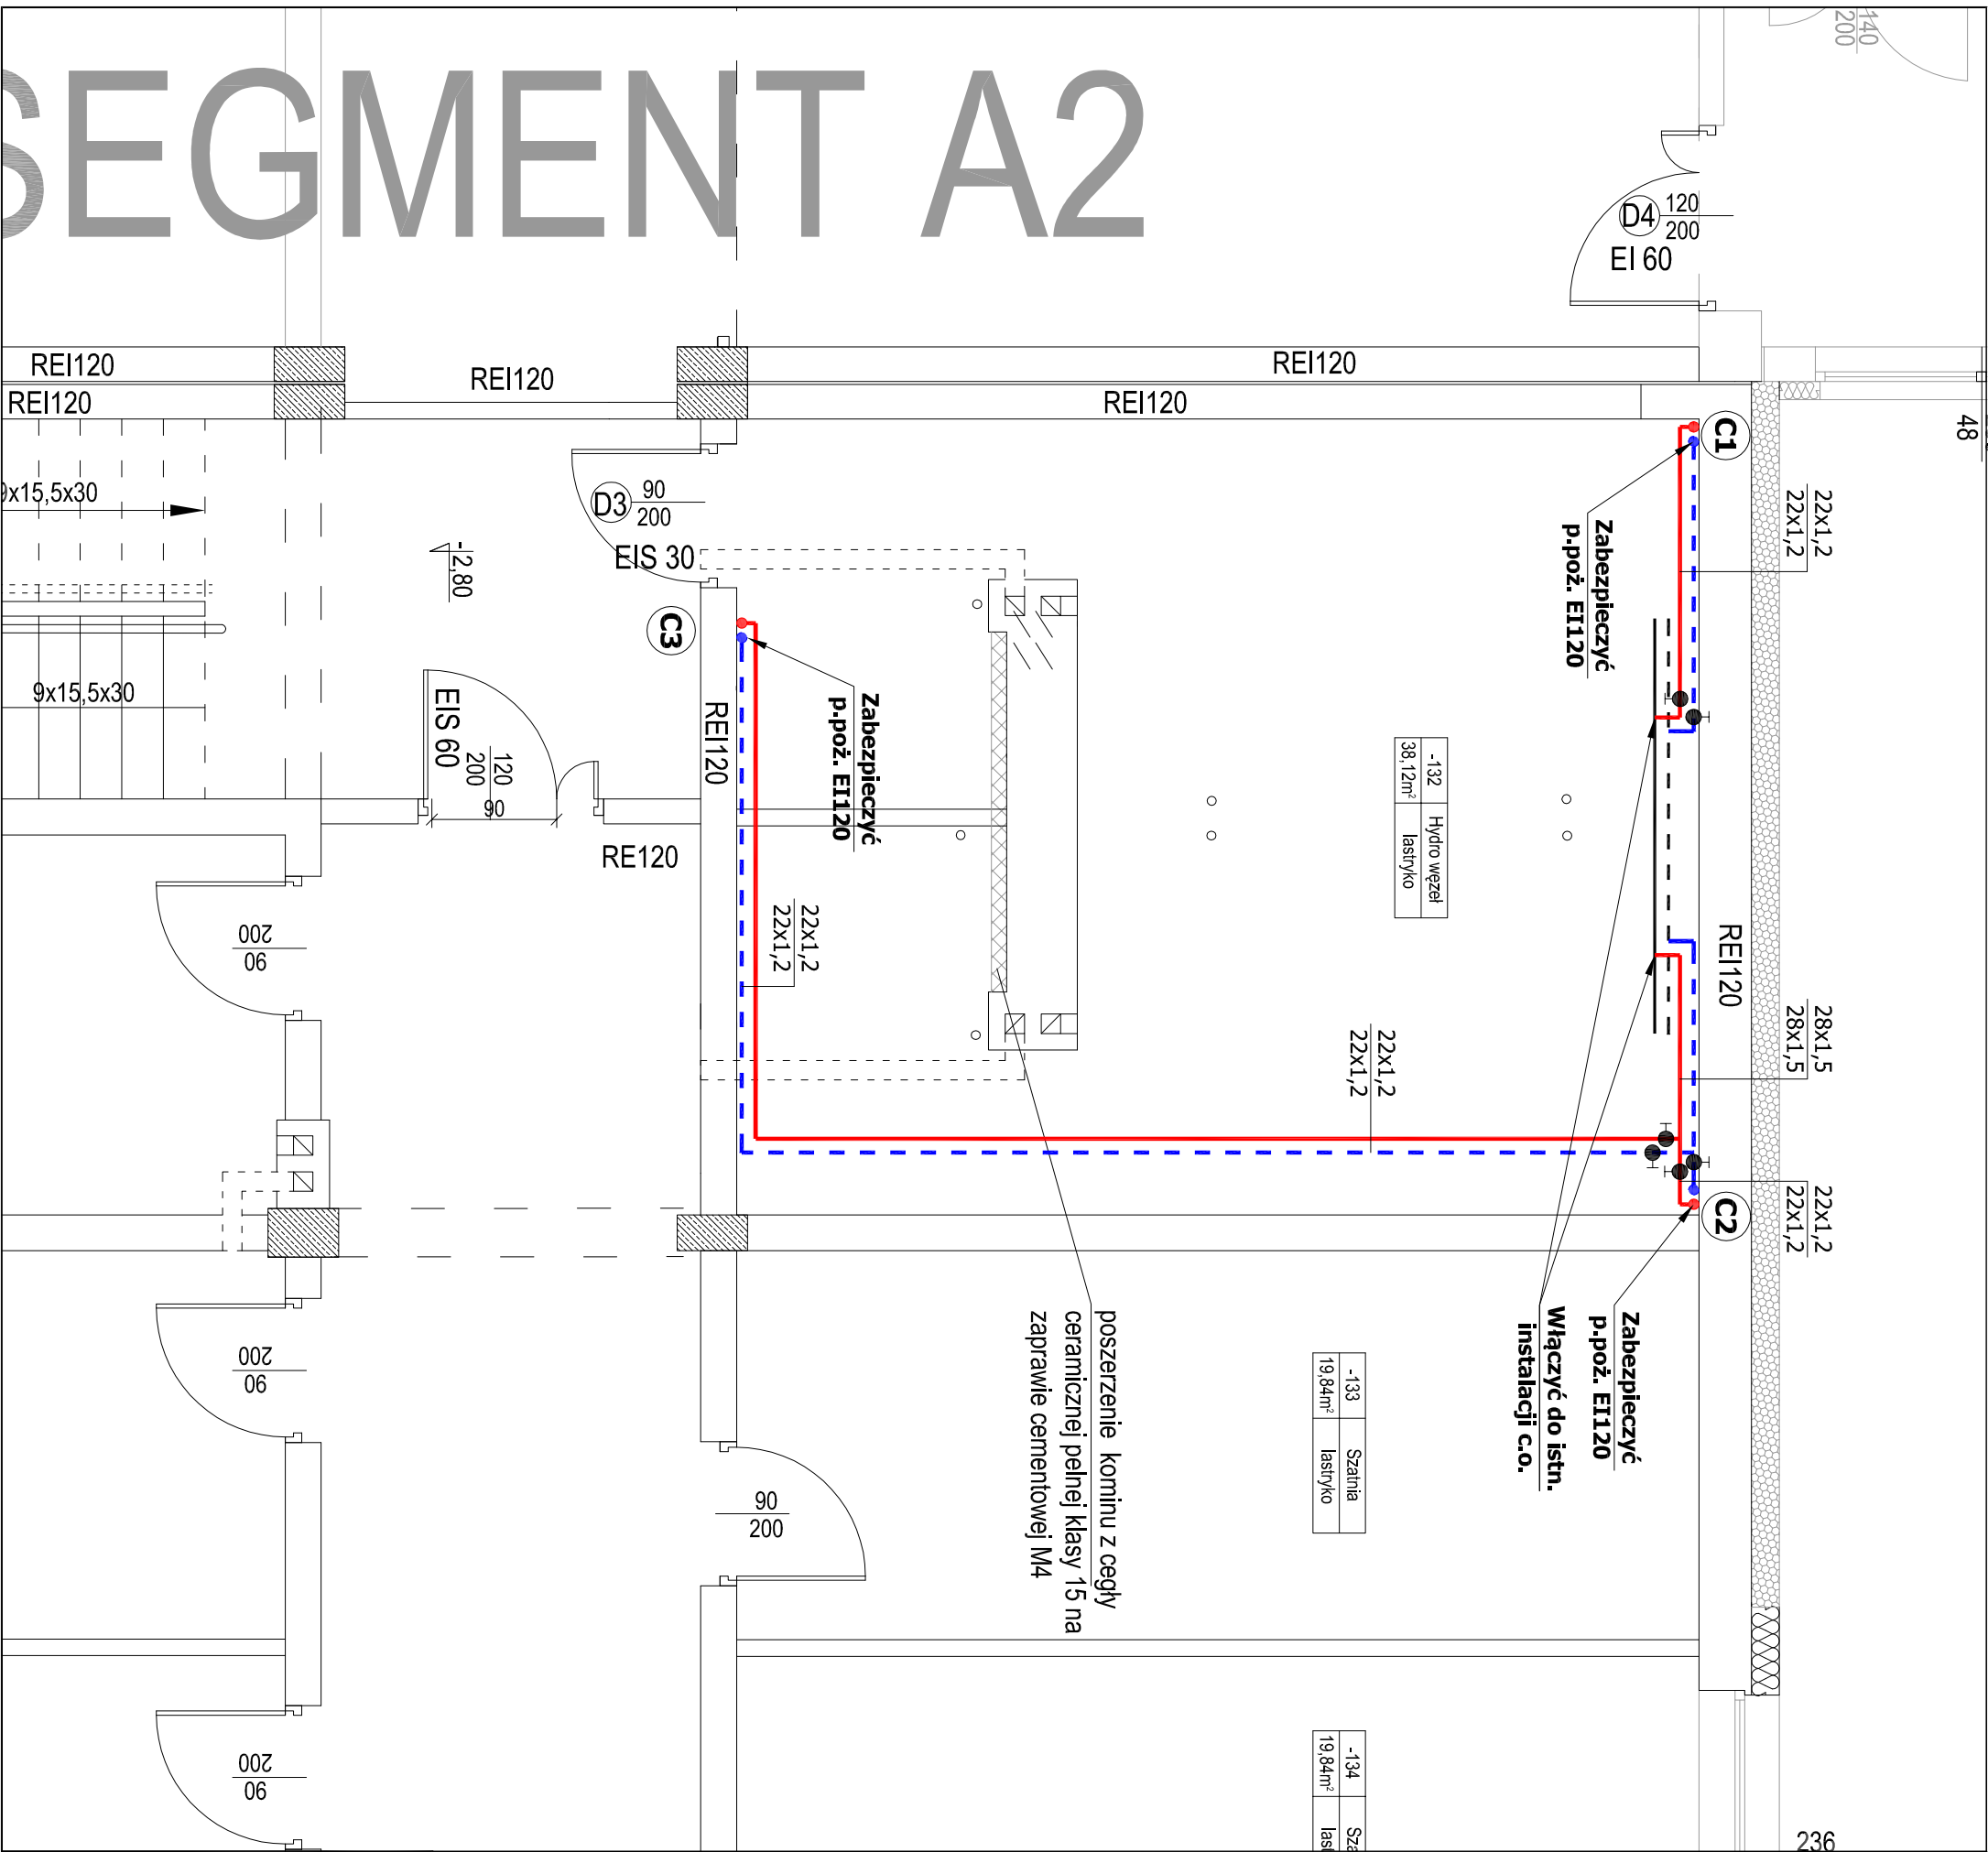

Inwestor			
Gmina Werbkowice			
ul. Zamojska 1, 22 - 550 Werbkowice			
Temat			Stadium
"Poprawa jakości edukacji poprzez przebudowę lub modernizację pomieszczeń Szkoły Podstawowej w Werbkowicach"			PT
Nazwa rysunku			Branża
RZUT PARTERU INSTALACJI C.O.			Sanitarna
Wyszczególnienie	Imię, Nazwisko, Nr uprawnień	Data	Podpis
Projektant	mgr inż. Radosław Zakleka LUB/0310/POOS/12	11.2024	
Sprawdzający	mgr inż. Albert Zając LUB/0282/PWOS/12	11.2024	
			Skala
			1:50
			Nr rys.
			S9